


Województwo	opolskie
Powiat	brzeski
Jednostka ewidencyjna	160103_5, Grodków – obszar wiejski
Obszr ewidencyjny	0058, KOPICE
Położenie	k.m. 2, 3 dz. nr 267/2, 270/1, 270/2, 271, 274, 275/2, 276, 287, 396 i inne
Godło mapy zasadniczej	473.214.1011
Układ współrzędnych płaskich prostokątnych	1965
Układ współrzędnych wysokościowych	Kronstadt 60
Skala	1:500
Ks. rob.	110/2016
ID zgłoszenia	G.6640.1.788.2016

MAPA DO CEŁÓW PROJEKTOWYCH

Legenda: - - - - - zakres pomiaru
Granic w terenie nie wzniawiano. Mapa została wykonana bez
ustalenia obciążeń służebnościami gruntowymi.

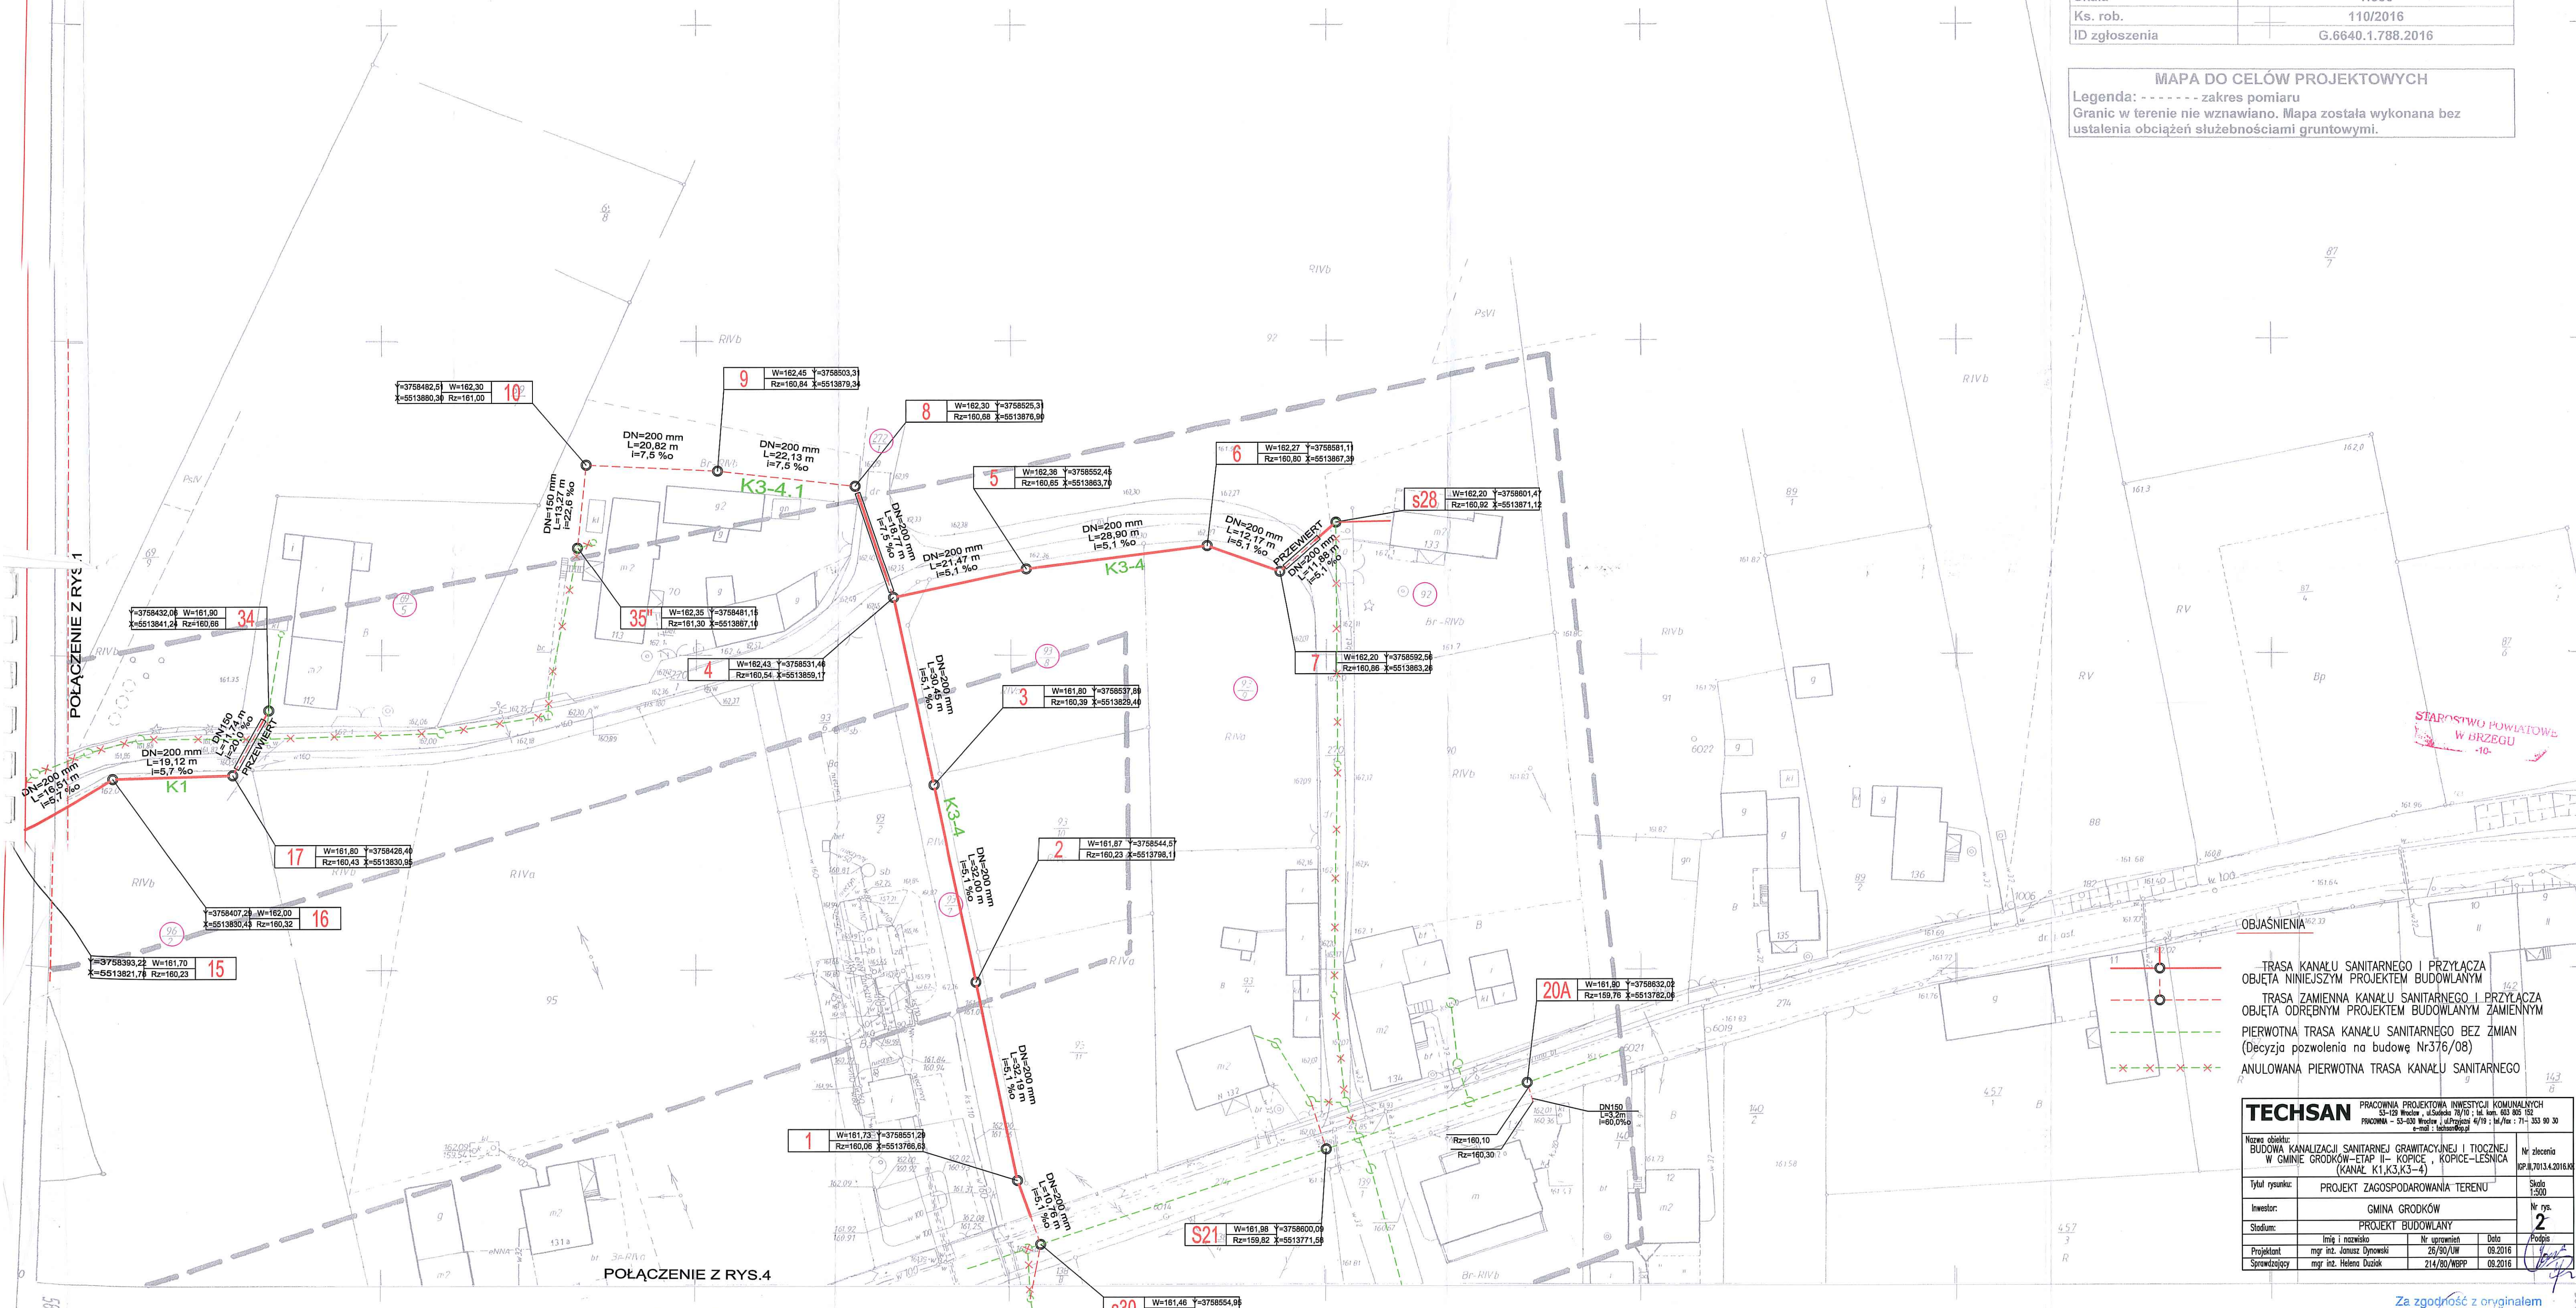

TECHSAN	PRACOWNIA PROJEKTOWA INŻYNIERIA KOMUNALNYCH 53-129 Inche, ul. Sokoła 29/30, 83-803 Białe Błot e-mail: biuro@techsan.pl				Nr zezwolenia NP/4.10.2014.001
	Pracownia – 53-008 Inche, ul. Piłsudskiego 47/19, bi./m./fo: 71-353 92 92				
Nazwa obiektu: BUDOWA KANALIZACJI SANITARNEJ I GWARTKOWEJ I TŁOCZNI W CWINIE GRODKÓW-ŹELŃ KOPICE – KESICA – LESNICA (ETAP II, KJ.3.K3.4-4)					
Tytuł rysunku:		PROJEKT ZAGOSPODAROWANIA TERENU			Skala 1:500
Inwestor:		GMINA GRODKÓW			Nr. um. 2
Stadium:		PROJEKT BUDOWLANY			
Imię i nazwisko		M. Jędrzejewski		Data	
mgr inż. Lesław Jędrzejewski		25.09.2014			
Przebieg:		nr. 1024		08.09.2016	
mgr inż. Bogdan Jędrzejewski		14.09.2016		08.09.2016	

Za zgodność z oryginałem

TECHSAN
KIEROWNIK PRACOWNI
mgr inż. Janusz Dynowski

09.03.95

3/95 1214

473-214-1011

7:500

MAPA SYTUACYJNA

Założona w 1995r. przez
USŁUGI GEODEZYJNE w BRZEGU

Kierownik roboty inż. R. Dołhasz

GEODETA
Zbigniew Mendel
upr. GUGiK nr 360

G E O D E T A

inż. Leszek Filończuk

Kopice