

**ZAKRES RZECZOWY DO WYKONANIA WG PROJEKTU
BUDOWLANEGO ZAMIENNEGO (PB-S-Z-1)**

Zadanie pn.

**„Budowa kanalizacji sanitarnej grawitacyjnej i tłocznej
w Gminie Grodków: etap II – Kopice i Kopice Leśna – część I”**

RYS.1A
ORIENTACJA

1:5000

PROJ. KANALIZACJA GRAWITACYJNA
PROJEKT BUDOWLANY ZAMIENNY

RYS.1

RYS.2

RYS.3


RYS.4

STAROSTWO GMINNE
W BRZEGU

TRASA KANAŁU SANITARNEGO I PRZYŁĄCZA
OBJĘTA ODREBNYM PROJEKTEM BUDOWLANYM

PIERWOTNA TRASA KANAŁU SANITARNEGO BEZ ZMIAN
(Decyzja pozwolenia na budowę Nr376/08)

ANULOWANA PIERWOTNA TRASA KANAŁU SANITARNEGO

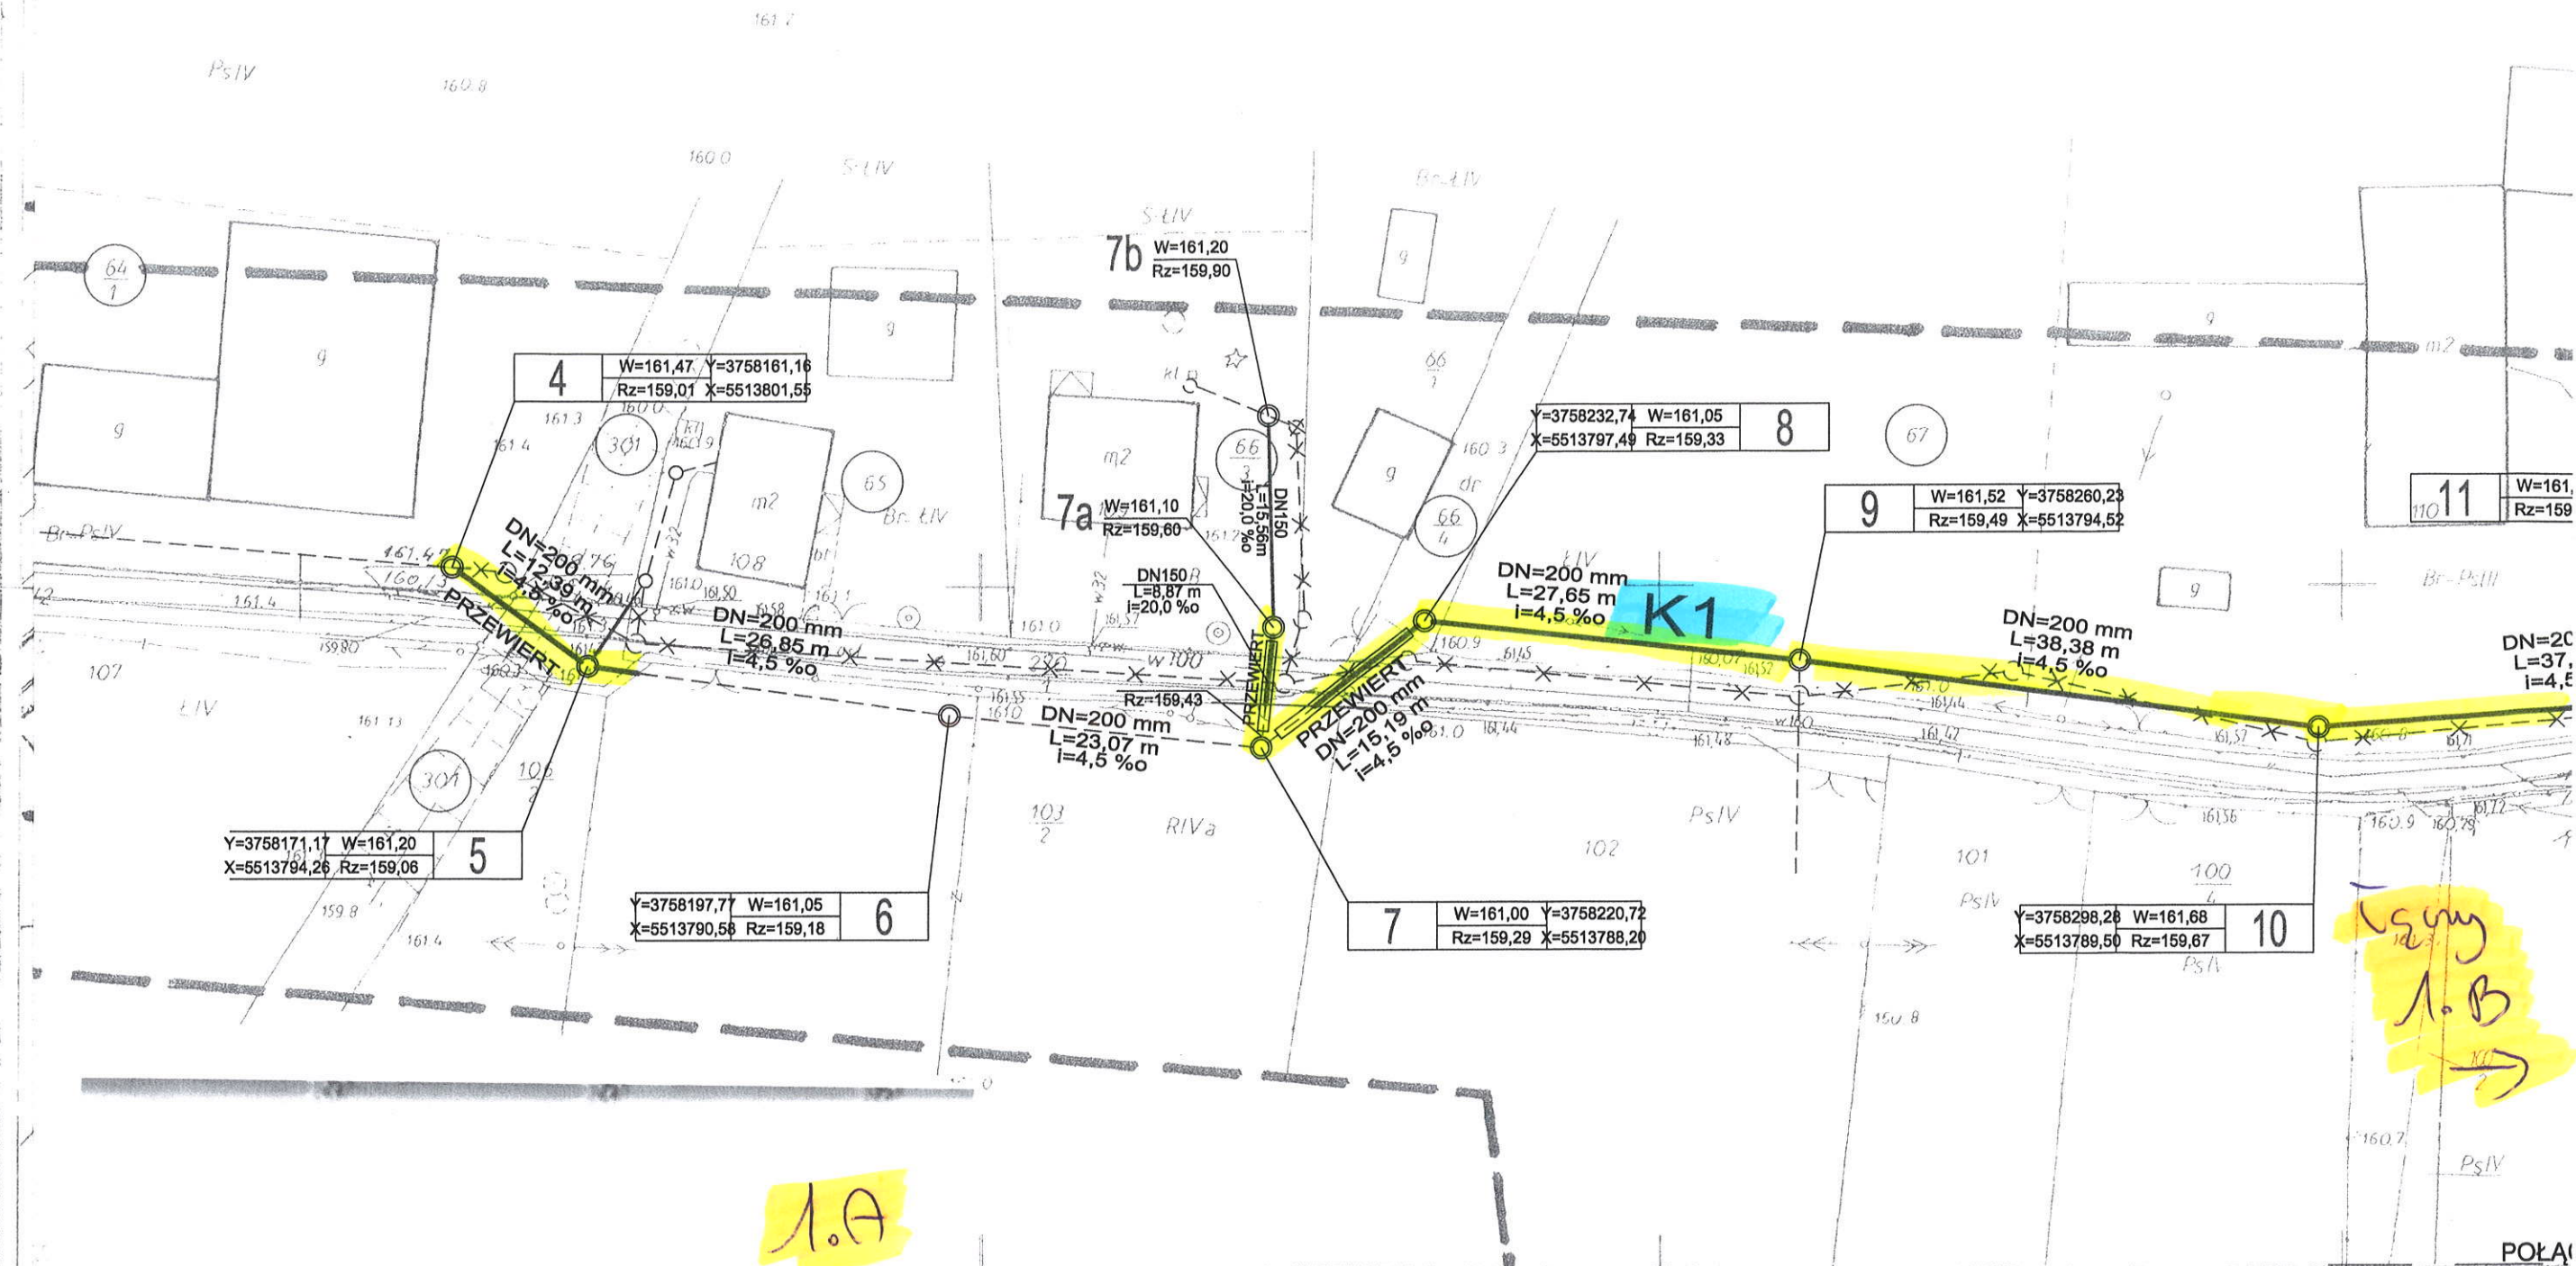

Tytuł rysunku:	PROJEKT ZAGOSPODAROWANIA TERENU			Skala 1:500
Inwestor:	GMINA GRODKÓW			Nr rys. 1
Stadium:	PROJEKT BUDOWLANY ZAMIENNY			Podpis
Projektant	mgr inż. Janusz Dynowski	Nr uprawnień 26/90/UW	Data 09.2016	
Sprawdzający	mgr inż. Helena Duziak	214/80/WBPP	09.2016	

1. gm. GRODKÓW woj. OPOLE
wies KOPICE


1011

0924


ASA KANAŁU SANITARNEGO I PRZYŁĄCZA
ETA ODRĘBNYM PROJEKTEM BUDOWLANYM

RWOTNA TRASA KANAŁU SANITARNEGO BEZ ZMIAN
czyzja pozwolenia na budowę Nr376/08)
LOWANA PIERWOTNA TRASA KANAŁU SANITARNEGO

Tytuł rysunku:	PROJEKT ZAGOSPODAROWANIA TERENU			Skala 1:500
Inwestor:	GMINA GRODKÓW			Nr rys. 1
Stadium:	PROJEKT BUDOWLANY ZAMIENNY			Podpis
Projektant	mgr inż. Janusz Dynowski	Nr uprawnień 26/90/UW	Data 09.2016	
Sprawdzający	mgr inż. Helena Duziak	214/80/WBPP	09.2016	

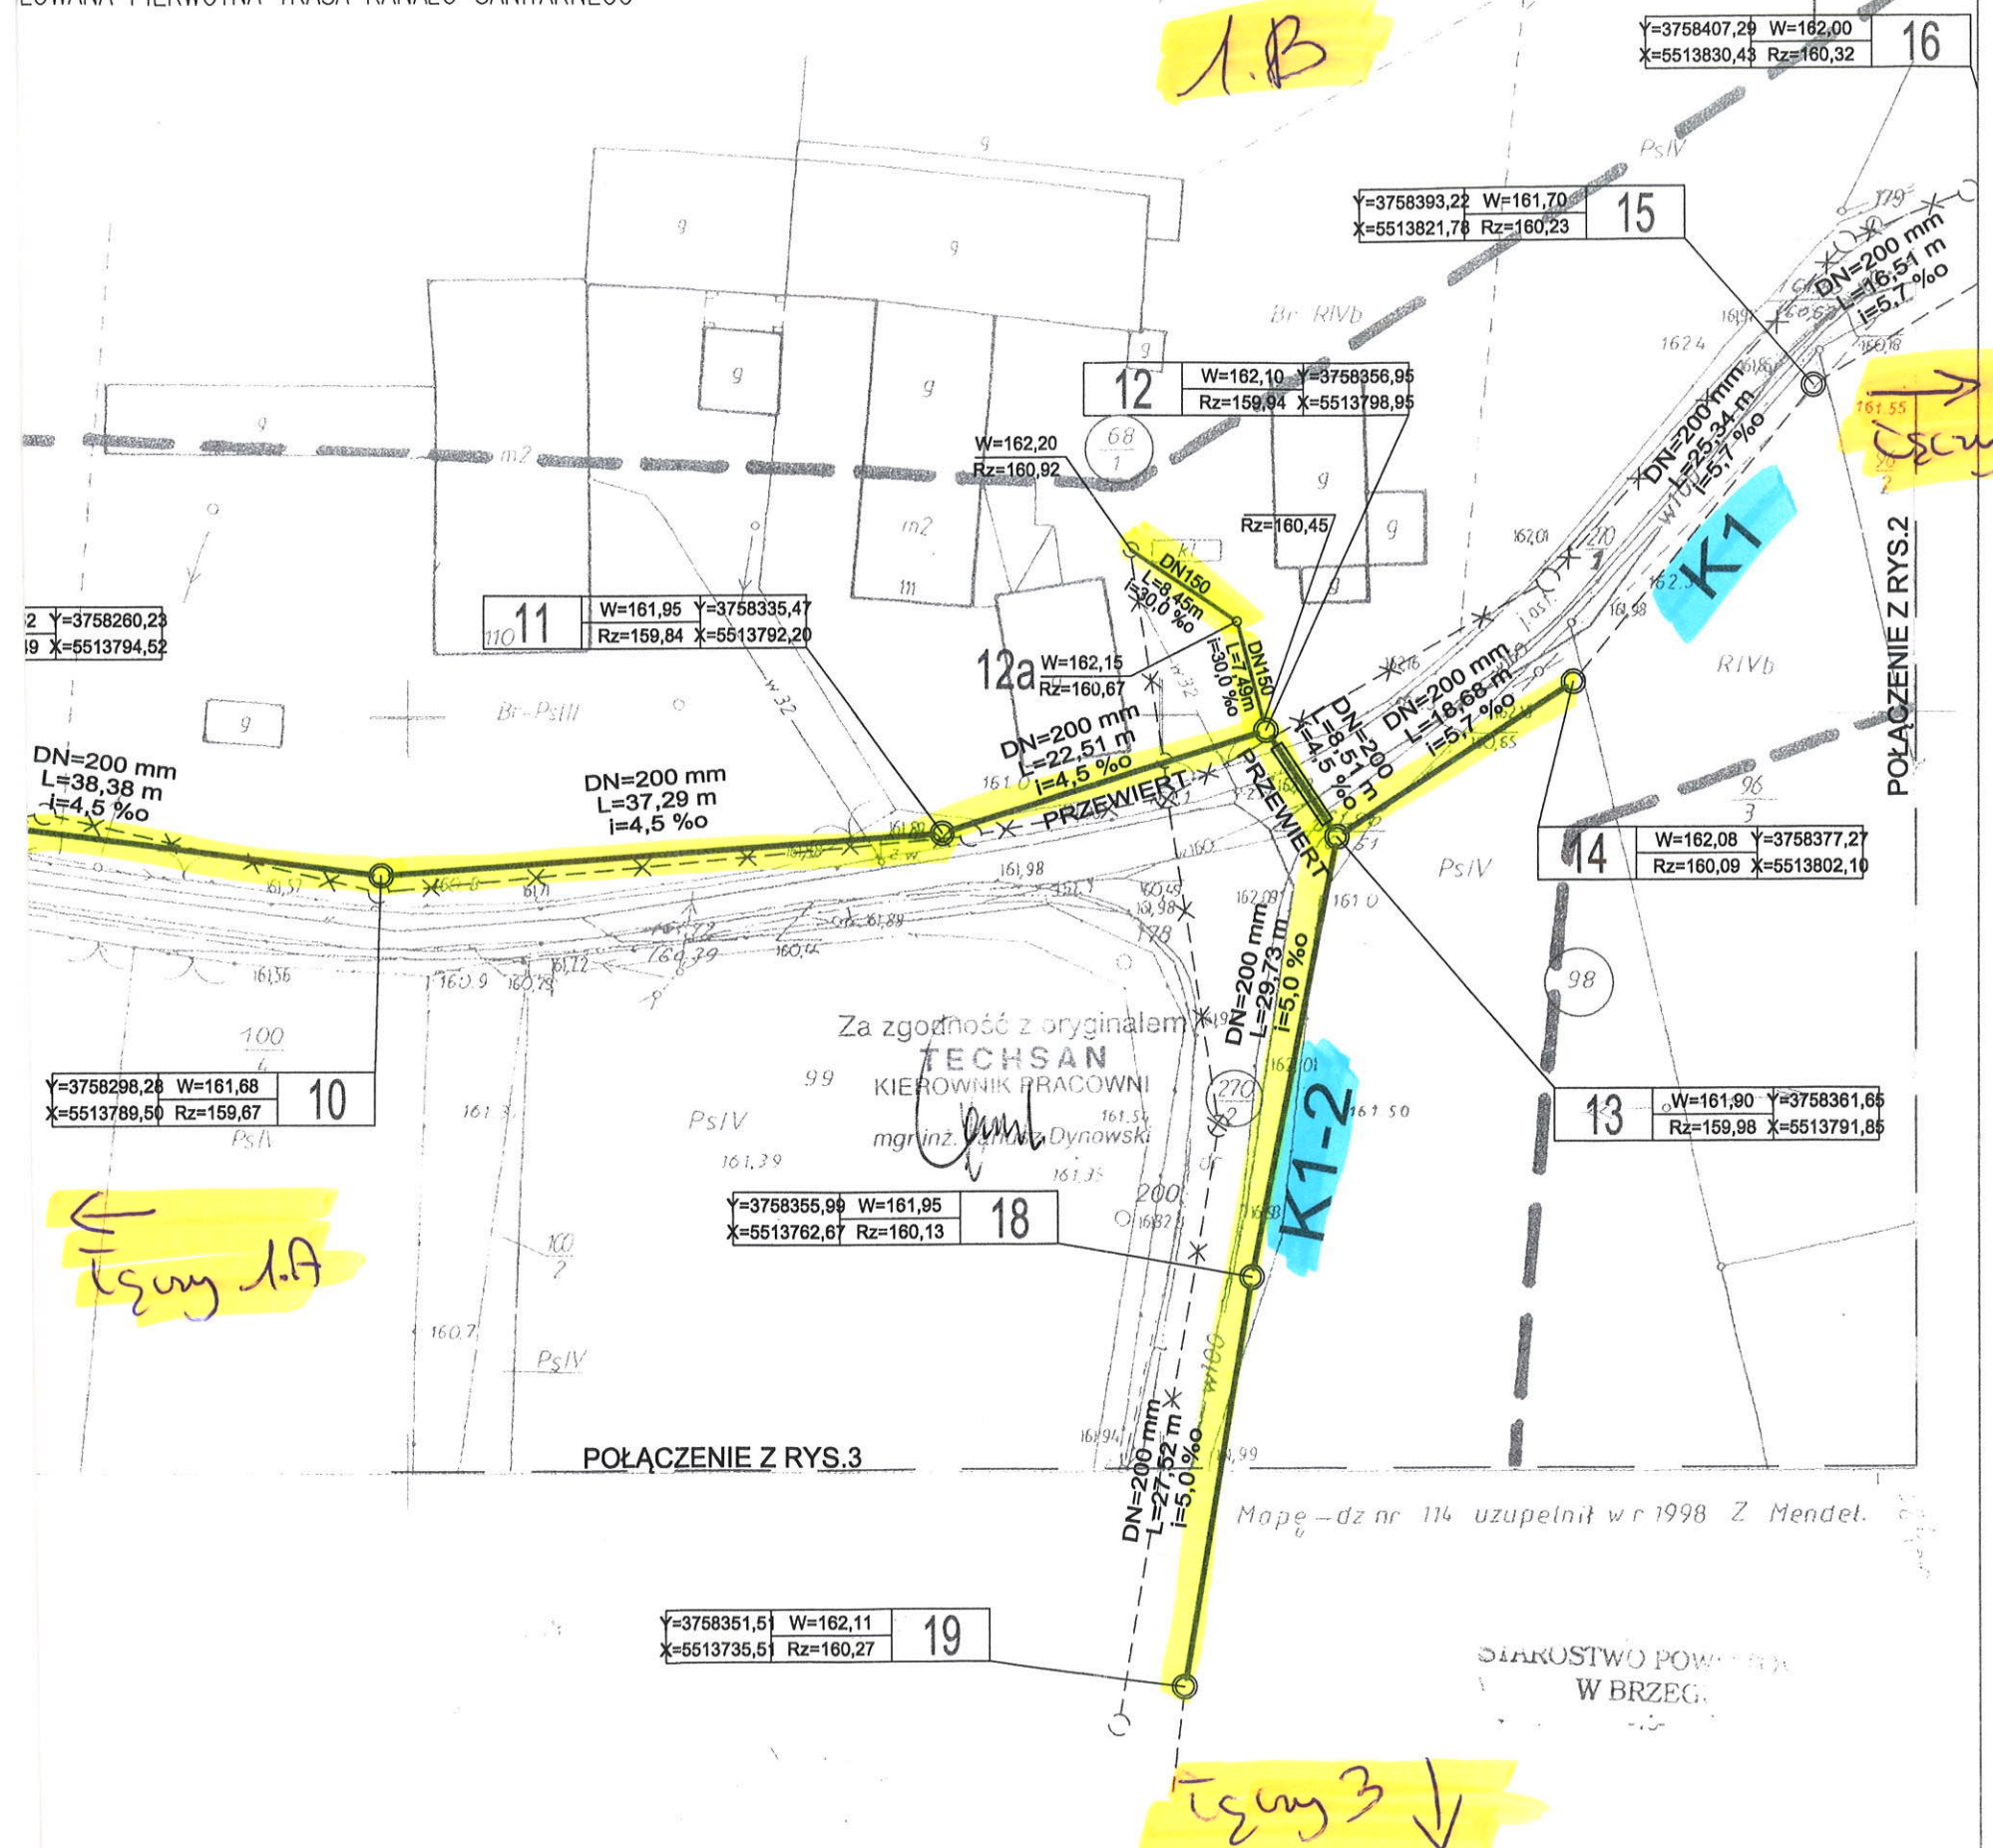

POŁĄCZENIE Z RYS.

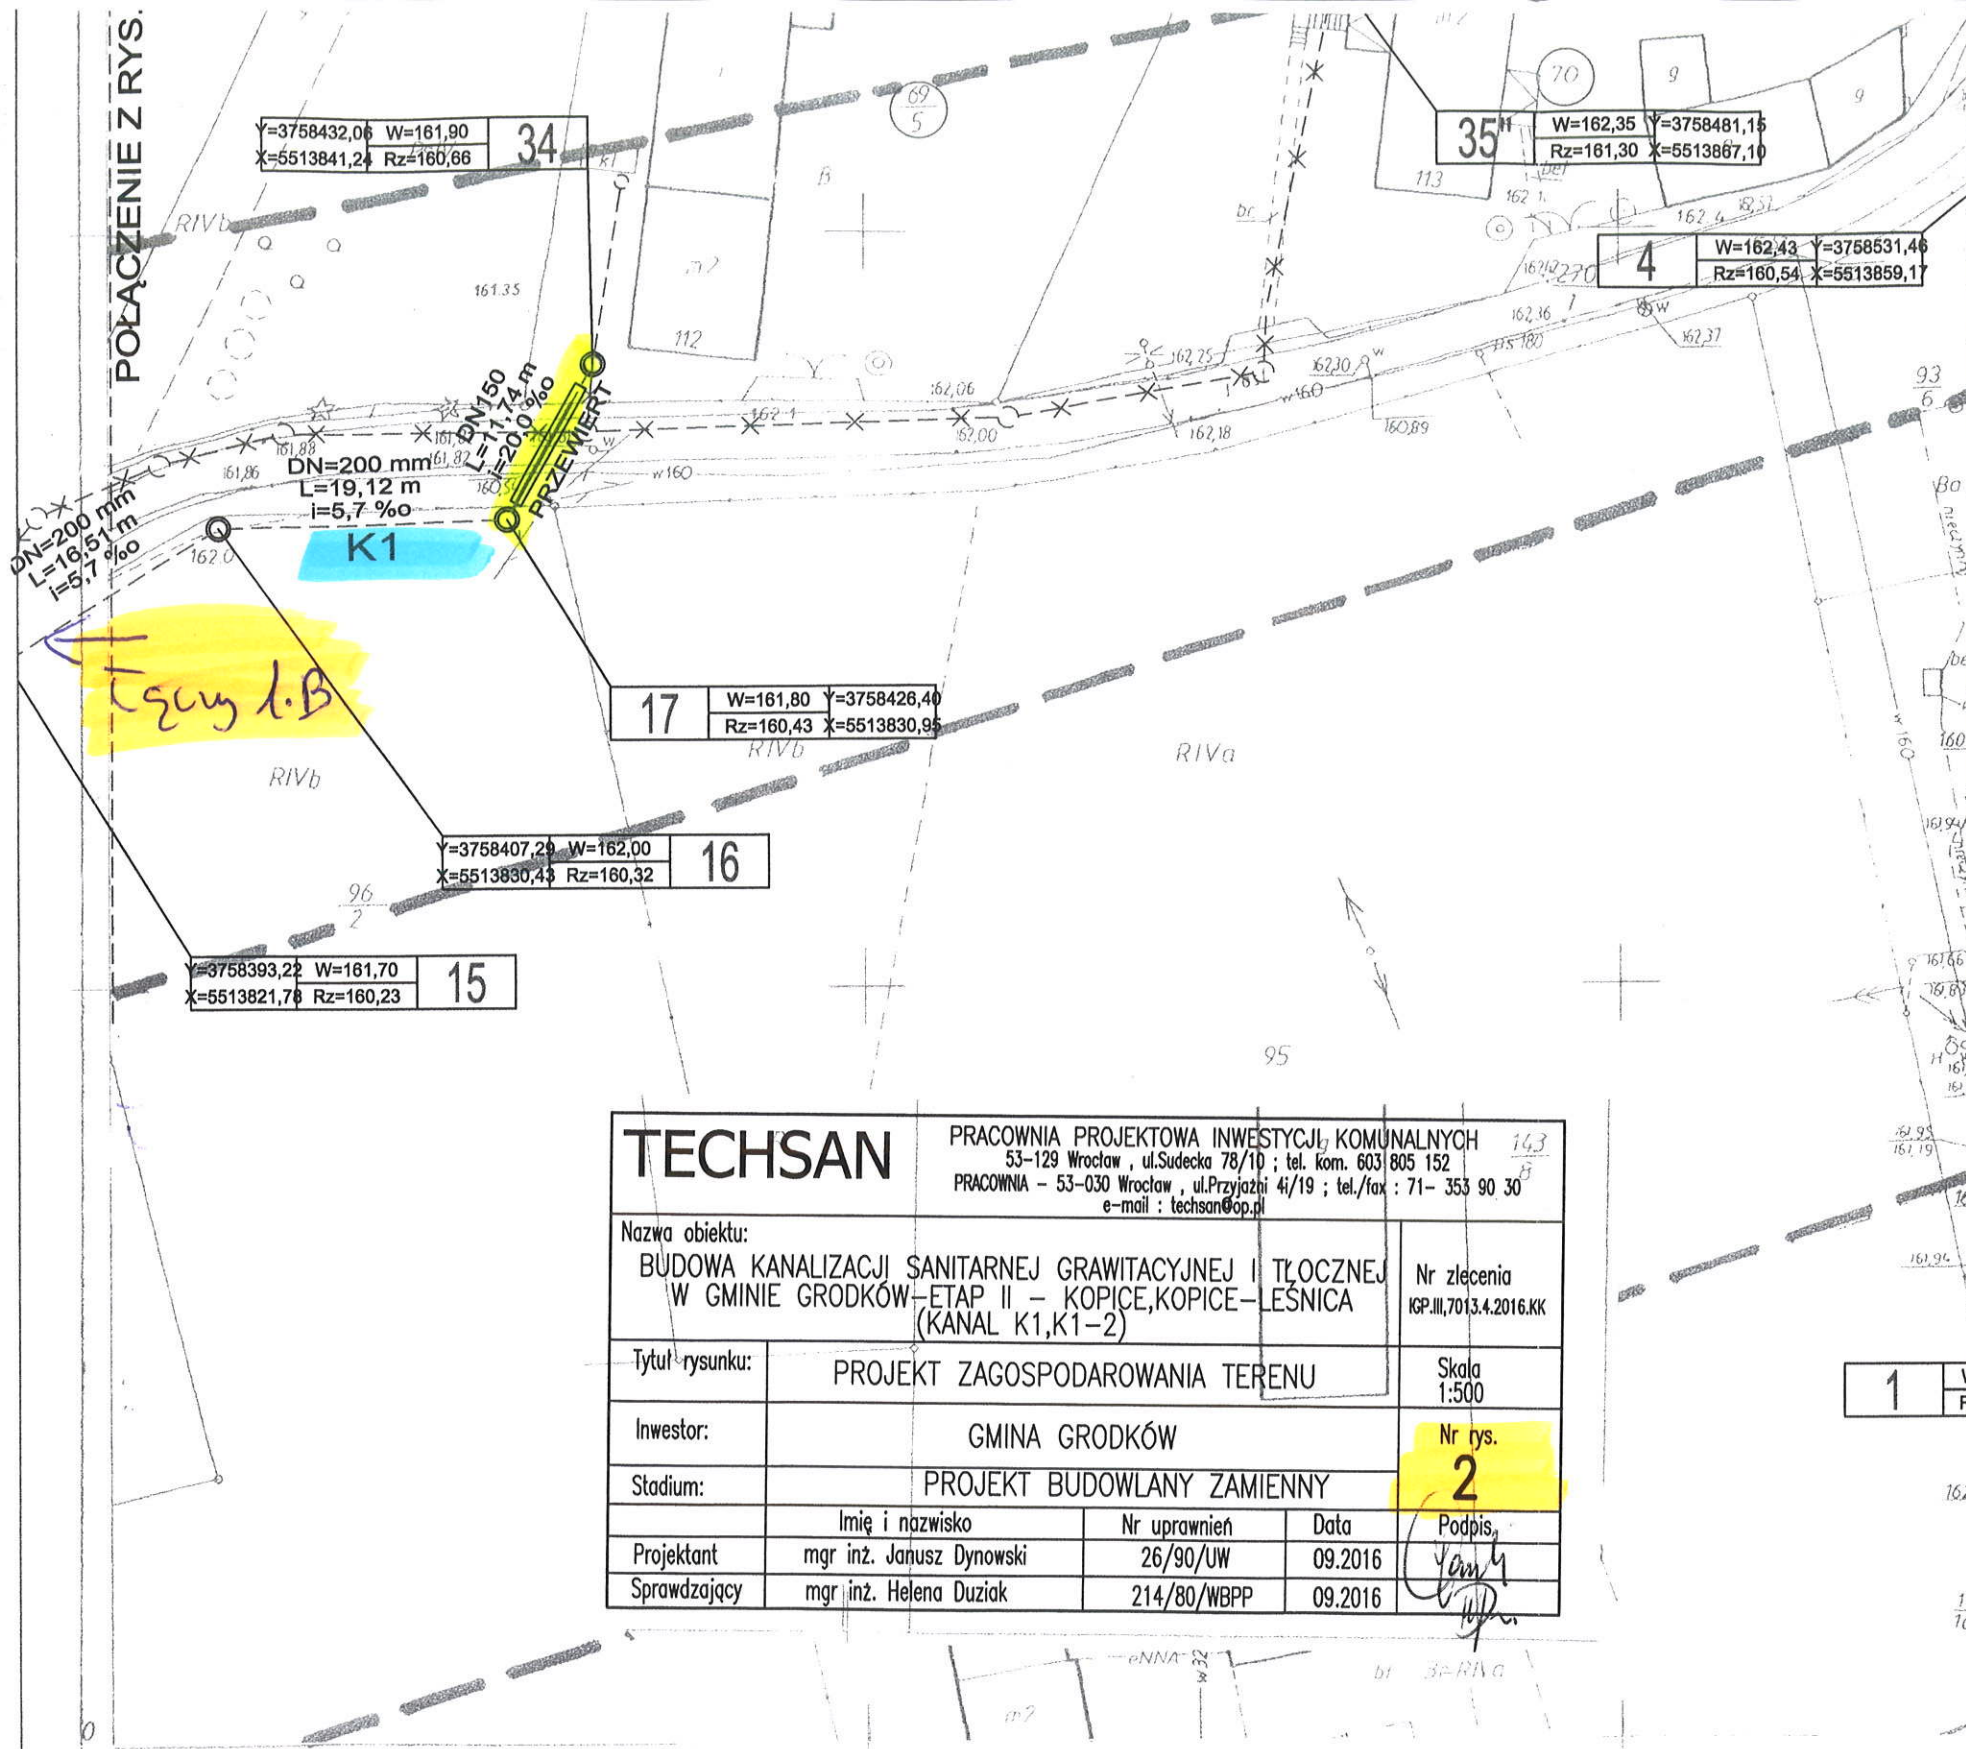

TECHSAN		PRACOWNIA PROJEKTOWA INWESTYCJI KOMUNALNYCH 53-129 Wrocław, ul. Sudecka 78/10; tel. kom. 603 805 152 PRACOWNIA - 53-030 Wrocław, ul. Przyjaźni 4i/19; tel./fax: 71- 353 90 30 e-mail: techsan@op.pl	
Nazwa obiektu:		BUDOWA KANALIZACJI SANITARNEJ GRAWITACYJNEJ I TŁOCZNEJ W GMINIE GRODKÓW - ETAP II - KOPICE, KOPICE - LEŚNICA (KANAL K1, K1-2)	
Tytuł rysunku:	PROJEKT ZAGOSPODAROWANIA TERENU		Nr zlecenia IGP.III.701.3.4.2016.KK
Inwestor:	GMINA GRODKÓW		Skala 1:500
Stadium:	PROJEKT BUDOWLANY ZAMIENNY		Nr rys. 2
Projektant	Imię i nazwisko	Nr uprawnień	Data
mgr inż. Janusz Dynowski		26/90/UW	09.2016
Sprawdzający	mgr inż. Helena Duziak	214/80/WBPP	09.2016
		Podpis	

MAPA SYTUACYJ.

Założona w 1995r. przez
USŁUGI GEODEZYJNE w BRZEC

473-214-1011

1:500

Kierownik roboty inż. R. Dąbka

↑ Uzupełnienie 1B.

POŁĄCZENIE Z RYS.1

Y=3758351,5	W=162,11	19
X=5513735,5	Rz=160,27	

Y=3758348,5	W=162,30	20
X=5513709,1	Rz=160,40	

W=161,90	s27a
Rz=160,76	

K1-2

W=161,60	Y=3758372,16	s27
Rz=160,61	X=5513707,80	

W=162,33	Y=3758350,14	s25
Rz=160,45	X=5513699,76	

TECHSAN

PRACOWNIA PROJEKTOWA INWESTYCJI KOMUNALNYCH
53-129 Wrocław, ul. Sudecka 78/10 ; tel. kom. 603 805 152
PRACOWNIA - 53-030 Wrocław, ul. Przyjaźni 41/19 ; tel./fax : 71-353.90 30
e-mail : techsan@op.pl

Nazwa obiektu:

BUDOWA KANALIZACJI SANITARNEJ GRAWITACYJNEJ I TŁOCZNEJ
W GMINIE GRODKÓW-ETAP II - KOPICE, KOPICE-LEŚNICA
(K1-2)

Nr zlecenia
IGP.III.7013.4.2016.KKS

Tytuł rysunku:

PROJEKT ZAGOSPODAROWANIA TERENU

Skala
1:500

Inwestor:

GMINA GRODKÓW

Stadium:

PROJEKT BUDOWLANY ZAMIENNY

Nr rys.
3

Projektant

Imię i nazwisko
mgr inż. Janusz Dynowski

Nr uprawnień

Data

Podpis

Sprawdzający

mgr inż. Helena Dziuk

26/90/UW

09.2016

214/80/WBPP

09.2016