

T.6853.70.2015.DB

/za zwrotnym potwierdzeniem
odbioru/

Brzeg, dnia 27 listopada 2015 r.

**„ELWIBOR”, Wiesław Borowski
Zaręba, ul. Wesola 10, 59-800 Lubań**

W odpowiedzi na wniosek z dnia 18 listopada 2015 r. Pana Wiesława Borowskiego reprezentującego „ELWIBOR”, Zaręba, ul. Wesola 10, 59-800 Lubań, działającego z pełnomocnictwa Inwestora: Burmistrza Grodkowa, ul. Warszawska 29, 49-200 Grodków, o uzgodnienie oświetlenia drogowego w pasie drogowym drogi powiatowej nr 1548 O oraz 1549 O w m. Gałążczyce, Zarząd Dróg Powiatowych w Brzegu informuje, że wyraża zgodę na wykonanie w/w oświetlenia drogowego na następujących warunkach:

1. Lokalizacja proj. oświetlenia drogowego w pasie drogowym zgodnie z przedstawionym załącznikiem mapowym.
2. Projektowane słupy należy usytuować poza pasem drogowym, w razie braku takiej możliwości tuż przy jego granicy.
3. Przejście proj. linią kablową pod drogą należy wykonać metodą przecisku, przewiertu bez naruszania struktury jezdni.
4. Proj. przejście linią kablową w miejscu przejścia poprzecznego pod drogą umieścić w rurze ochronnej którą należy wyprowadzić poza granice pasa drogowego, komory przewiertowe (przeciskowe) przewidzieć poza pasem drogowym.
5. Zabrania się niszczenia drzew i zieleni przydrożnej.
W sąsiedztwie istniejącego zadrzewienia przydrożnego proj. linię elektroenergetyczną kablową należy zlokalizować w odległości minimum 1,5 m od skrajni pnia drzewa (PN-76/E/05125 – Elektroenergetyczne i sygnalizacyjne linie kablowe projektowanie i budowa) lub uzyskać zgodę na wycinkę (przecinkę) kolidującego zadrzewienia.
Prace ziemne oraz inne prace związane z wykorzystaniem sprzętu mechanicznego lub urządzeń technicznych, prowadzone w obrębie bryły korzeniowej drzew lub krzewów na terenach zieleni lub zadrzewieniach powinny być wykonywane w sposób najmniej szkodzący drzewom lub krzewom (art. 82 ust. 1 ustawy z dnia 16 kwietnia 2004 r. o ochronie przyrody - Dz. U. z 2004 r. Nr 92, poz. 880).
W przypadku uszkodzenia drzew należy powiadomić niezwłocznie o tym fakcie Urząd Miejski w Grodkowie, Wojewódzkiego Konserwatora Przyrody (dot. pomników przyrody) i Zarząd Dróg Powiatowych w Brzegu, a roboty przerwać. W przypadku naruszenia korzeni pełną odpowiedzialność za ten fakt będzie ponosił wykonawca robót.
6. Po wykonaniu robót należy własnym kosztem i staraniem odbudować naruszony pas drogowy, naruszone pobocze należy zagęścić do uzyskania wskaźnika zagęszczenia $I_s = 0,98$.
7. Wykonane roboty winny być zgłoszone do odbioru w Zarządzie Dróg Powiatowych w Brzegu i odebrane przez przedstawiciela Zarządu, co będzie podstawą do protokolarnego przekazania pasa drogowego po ich zakończeniu.

Wiesław Ryszard Borowski
Zagrzeba ul. Wesoła 10, 59-800 Luban
tel. 0-600-317-589 tel/fax 0-757-248-267

elwibor e-mail: elwibor@wp.pl
NIP 618-105-60-04 Regon 230875039

Investor	GMINA GRODKÓW, ul. Warszawska 29, 49-200 Grodków		
Nazwa i adres obiektu	BUDOWA OŚWIETLENIA ULICZNEGO W MIEJSCOWOŚCI GAŁĄZCZYCE		
Przedmiot rysunku	Projekt zagospodarowania terenu.		
Projektant	mgr inż. Joachim Borowski	upr. nr 223/90/PW, WKP/IE/7163/02 spec. instal.-elektr.	Skala: 1:1000
Sprawdzający	inż. Wiesław Borowski	upr. nr 44/98/JG, DOŚ/IE/0152/01 spec. instal.-elektr.	Data: 11.2015
AutoCAD® 2010 PL by Autodesk, Inc.; product serial no.: 391-24683052			Rys. nr 3/E

UWAGI DOTYCZĄCE UŁOŻENIA KABLA
W przypadku zbliżenia lub skrzyżowania linii kablowych z innymi sieciami na odległość mniejszą niż 0,5 m i pod drogami prowadzić w rurach ochronnych typu DVK R 75 lub 110
- Prace ziemne prowadzić ręcznie po zawiadomieniu i nadzorem właścicieli urządzeń naziemnych i podziemnych
- Układanie kabla ziemnego przeprowadzić zgodnie z przepisami.

LEGENDA

- Granice działek
- 317 Numery działek
- Zakres opracowania
- Projektowany kabel YAKXS 4x35 mm²
- Rura ochronna DVK Ø75
- Projektowany słup oświetleniowy
- Istniejąca oprawa oświetleniowa
- L 1/2 Oznaczenie słupa oświetleniowego

Województwo	opolskie
Powiat	Brzeski
Jednostka ewidencyjna	160103_5, Grodków – obszar wiejski
Obręb ewidencyjny	0050, GAŁĄZCZYCE
Położenie	k.m. 1 dz. nr 369
Godło mapy zas.	473.211.123
Układ współrzędnych płaskich prostokątnych:	„1965”
Układ współrzędnych wysokościowych:	„Kronsztadt” 60
Skala	1:1000
Ks. rob.	122/2015
Id. zgł.	G.6640.1.925.2015
Praca geod.	1601.35-189/2015

MAPA DO CELÓW PROJEKTOWYCH

Legenda :
----- zakres pomiaru

UWAGI.

Mapa została wykonana bez ustalenia obciążeń służebnościami gruntowymi.


USŁUGI GEODEZYJNE
Andrzej Gallus
49-200 Grodków, ul. Grenadierów 13/27
tel. 77 415 42 68, kom. 506 421 062
NIP 753-110-38-25. REGON 532388357

GEODETA
Zbigniew Mendel
upr. GUGiK nr 8604

Poświadczam, że niniejszy dokument został opracowany w wyniku prac geodezyjnych i kartograficznych, których rezultaty zawiera operat techniczny i wpisany do ewidencji materiałów państwowego rejestru geodezyjnego i kartograficznego.

Organ prowadzący państwowy rejestr geodezyjny i kartograficzny
Identyfikacja i ewidencja materiałów państwowych geodezyjnych i kartograficznych
Data wypisania z operatu technicznego do ewidencji materiałów państwowych geodezyjnych i kartograficznych
Imię i nazwisko państwowego reprezentanta organu

Starosta Brzeski
P.1601.2.RIII.5.1420
2015-10-16
z up. STAROSTY
Krzysztof Karciwicz-Skoczek
Inspektor w Wydziale Geodezji i Kartografii

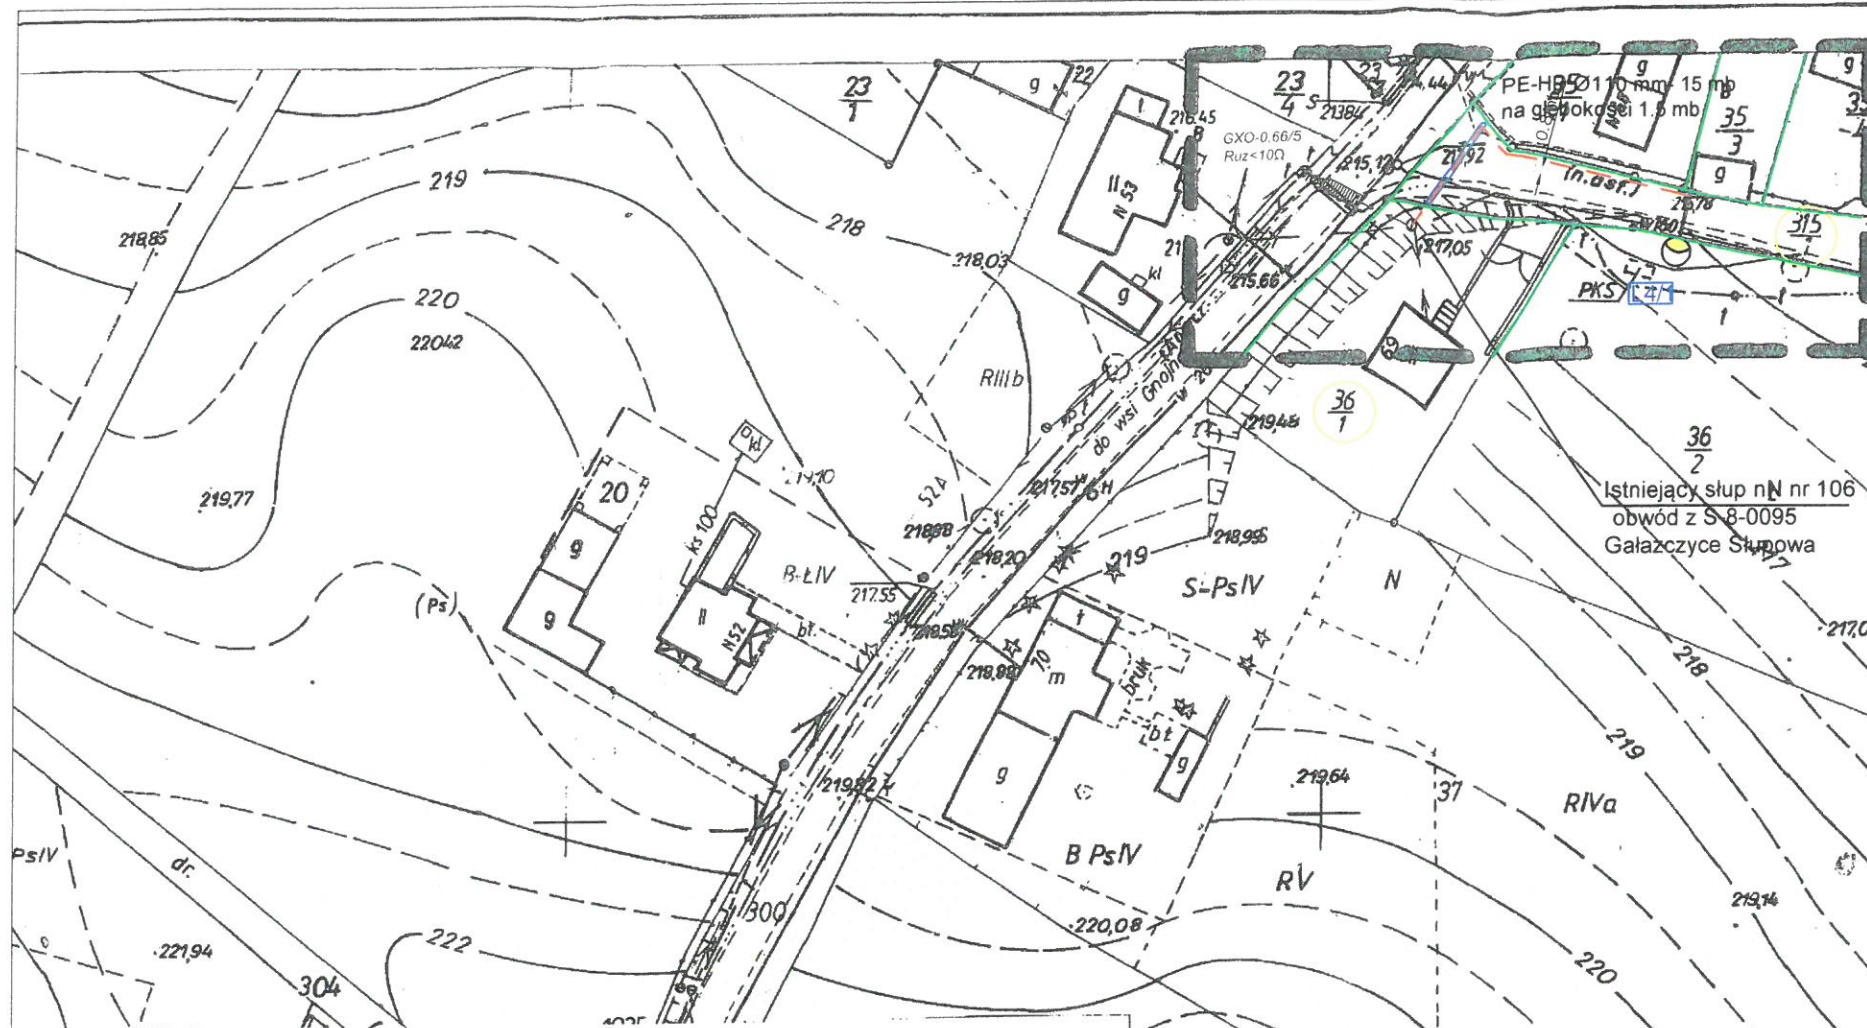

Wiesław Ryszard Borowski
Zareba ul. Wesoła 10, 59-800 Luban
tel. 0-600-317-589 tel/fax 0-757-248-267

elwibor e-mail: elwibor@wp.pl
NIP 618-105-60-04 Regon 230875039

Investor	GMINA GRODKÓW, ul. Warszawska 29, 49-200 Grodków		
Nazwa i adres obiektu	BUDOWA OŚWIETLENIA ULICZNEGO W MIEJSCOWOŚCI GAŁĄZCZYCE		
Przedmiot rysunku	Projekt zagospodarowania terenu.		
Projektant	mgr inż. Joachim Borowski	upr. nr 223/90/PW, WKP/IE/7163/02 spec. instal.-elektr.	Skala: 1:1000
Sprawdzający	inż. Wiesław Borowski	upr. nr 44/98/JG, DOŚ/IE/0152/01 spec. instal.-elektr.	Data: 11.2015
AutoCAD® 2010 PL by Autodesk, Inc.; product serial no.: 391-24683052			Rys. nr 4/E

UWAGI DOTYCZĄCE UŁOŻENIA KABLA
- W przypadku zbliżenia lub skrzyżowania linii kablowych z innymi sieciami na odległość mniejszą niż 0,5 m i pod drogami prowadzić w rurach ochronnych typu DVK fi 75 lub 110
- Prace ziemne prowadzić ręcznie po zawiadomieniu i nadzorem właścicieli urządzeń naziemnych i podziemnych
- Układanie kabla ziemnego przeprowadzić zgodnie z przepisami.

LEGENDA	
	Granice działek
	Numery działek
	Zakres opracowania
	Projektowany kabel YAKXS 4x35 mm ²
	Rura ochronna DVK fi 75
	Projektowany słup oświetleniowy
	Istniejąca oprawa oświetleniowa
	Oznaczenie słupa oświetleniowego

Województwo	opolskie
Powiat	Brzeski
Jednostka ewidencyjna	160103_5, Grodków – obszar wiejski
Obręb ewidencyjny	0050 , GAŁĄZCZYCE
Położenie	k.m. 2 dz. nr 315/1.
Godło mapy zasadniczej	473.211.073 473.211.074
Układ współrzędnych płaskich prostokątnych:	„1965”
Układ współrzędnych wysokościowych:	„Kronsztadt” 60
Skala	1:1000
Ks. rob.	125/2015
Id. zgł.	G.6640.1.927.2015
Praca geod.	1601.35-190/2015

MAPA DO CELÓW PROJEKTOWYCH
Legenda :

----- - zakres pomiaru

UWAGI.

Mapa została wykonana bez ustalenia obciążeń służebnościami gruntowymi.

USŁUGI GEODEZYJNE
Andrzej Galiński
49-200 Grodków, ul. Grenadierów 13/27
tel. 77 415 42 68, kom. 506 421 062
NIP 753-110-38-25, REGON 532388357

GEODETA
Andrzej Galiński
upr. GUGIK nr 8604

Zarząd Dróg Powiatowych w Brzegu

ZALĄCZNIK NR 2
DO DECYZJI (POSTANOWIENIA)
NR. TG35370.1012 dn. 2015-11-27

Podpisano się 20.10.2015 r. w Grodkowie, na podstawie projektu wykonanego w ramach zadania inwestycyjnego, który jest częścią projektu budowlanego, na podstawie którego wydano decyzję o pozwoleniu na budowę, w sprawie budowy oświetlenia ulicznego w miejscowości Gałaczycze, ul. Warszawska 29, 49-200 Grodków.

2015-10-16

Investor	GMINA GRODKÓW, ul. Warszawska 29, 49-200 Grodków		
Nazwa i adres obiektu	BUDOWA OŚWIETLENIA ULICZNEGO W MIEJSCOWOŚCI GAŁĄZCZYCE		
Przedmiot rysunku	Projekt zagospodarowania terenu.		
Projektant	mgr inż. Joachim Borowski	upr. nr 223/90/PW, WKP/IE/7163/02 spec. instal.-elektr.	Skala: 1:1000 Data: 11.2015
Sprawdzający	inż. Wiesław Borowski	upr. nr 44/98/JG, DOŚ/IE/0152/01 spec. instal.-elektr.	Rys. nr 5/E

AutoCAD® 2010 PL by Autodesk, Inc.; product serial no.: 391-24683052

LEGENDA

- Granice działek
- Numery działek
- Zakres opracowania
- Projektowany kabel YAKXS 4x35 mm²
- Rura ochronna DVK ø75
- Projektowany słup oświetleniowy
- Istniejąca oprawa oświetleniowa
- Oznaczenie słupa oświetleniowego

UWAGI DOTYCZĄCE UŁOŻENIA KABLA

- W przypadku zbliżenia lub skrzyżowania linii kablowych z innymi sieciami na odległość mniejszą niż 0,5 m i pod drogami prowadzić w 196,57 rurach osłonowych typu DVK fi 75 lub 110.
- Prace ziemne prowadzić ręcznie po zaawizowaniu i nadzorem właścicieli urządzeń naziemnych i podziemnych.
- Układanie kabla ziemnego przeprowadzić zgodnie z przepisami.

Województwo	opolskie
Powiat	Brzeski
Jednostka ewidencyjna	160103_5, Grodków – obszar wiejski
Obręb ewidencyjny	0050, GAŁĄZCZYCE
Położenie	k.m. 1 dz. nr 75
Godło mapy zasadniczej	473.211.123
Układ współrzędnych płaskich prostokątnych:	„1965”
Układ współrzędnych wysokościowych:	„Kronsztadt” 60
Skala	1:1000
Ks. rob.	126/2015
Id. zgł.	G.6640.1.935.2015
Praca geod.	1601.35-195/2015

MAPA DO CELÓW PROJEKTOWYCH

Legenda:

----- - zakres pomiaru

UWAGI.

Mapa została wykonana bez ustalenia obciążeń służebnościami gruntowymi.

USŁUGI GEODEZYJNE
Andrzej Gallus
49-200 Grodków, ul. Grenadierów 13/27
tel. 77 415 42 68, kom. 506 421 062
NIP 753-110-38-25, REGON 532388357

GEODEZJA

Zbigniew Mejdle
upr. GUGiK nr 12104

Zarząd Dróg Powiatowych w Brzegu

ZAŁĄCZNIK NR 3

DO DECYZJI (POSTANOWIENIA)

NRT.6855.50.2015 z dn. 2015-11-27

2015-10-16