


Województwo	opolskie
Powiat	brzeski
Jednostka ewidencyjna	160103_5, Grodków – obszar wiejski
Obręb ewidencyjny	0056, KOPICE
Położenie	k.m. 2, 3 dz. nr 267/2, 270/1, 270/2, 271, 274, 275/2, 276, 287, 287, 396 i inne.
Godło mapy zasadniczej	473.214.1011
Układ współrzędnych płaskich prostokątnych	1965
Układ współrzędnych wysokościowych	Kronsztadt 60
Skala	1:500
Ks. rob.	110/2016
ID zgłoszenia	G.6640.1.788.2016

## MAPA DO CELÓW PROJEKTOWYCH

Legenda: - - - - - zakres pomiaru  
Granic w terenie nie wznawiano. Mapa została wykonana bez ustalenia obciążeń służebnościami gruntowymi.

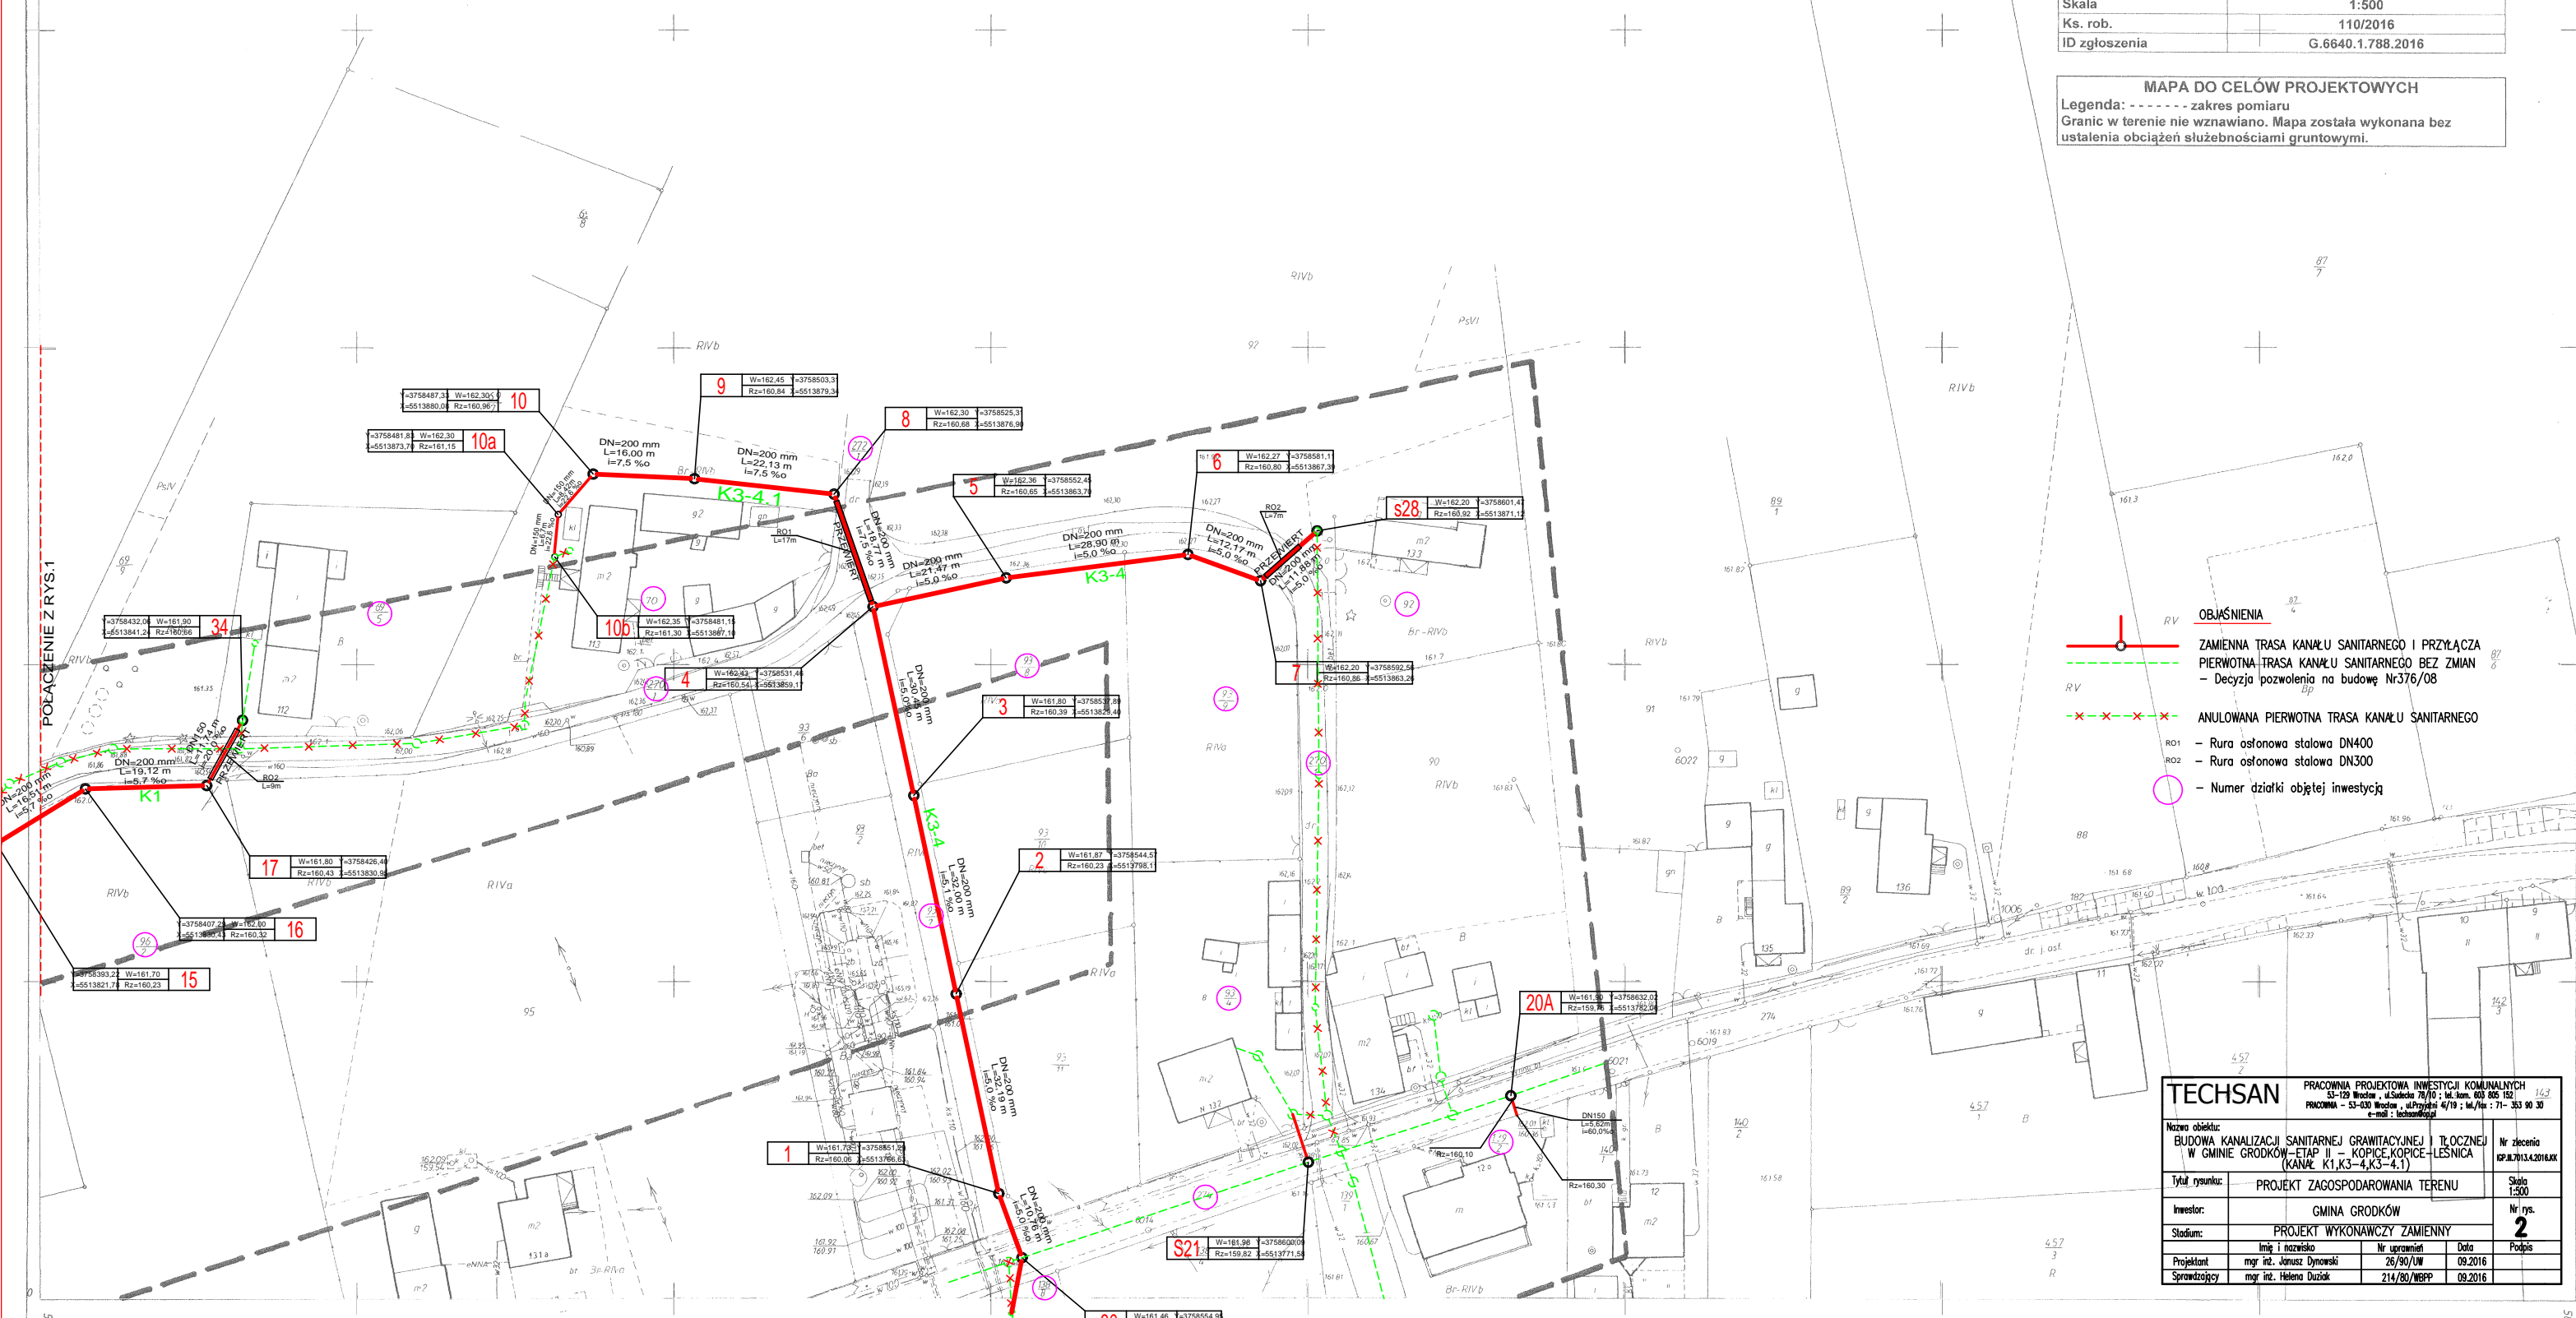

## MAPA SYTUACYJNA

Założona w 1995r. przez  
USŁUGI GEODEZYJNE W BRZEGU

USŁUGI  
Andrzej Gallus  
49-200 Grodków, ul. Grenadierów 13/27  
tel. 77 415 42 68, kom. 506 421 062  
NIP 753-110-38-25, REGON 532388357

GEODETA  
Zbigniew Wendei  
upr. GUGK nr 8604

GEODETA  
inż. Leszek Piłchucki

Kopice  
pierworys - matryca

473-214-1011

1:500

Kierownik roboty inż. R. Dothasz

<b>TECHSAN</b>		PRACOWNIA PROJEKTOWA INWESTYCJI KOMUNALNYCH 53-120 Wrocław, ul. Świdwa 76/10; tel./kom. 600 550 192 PRACOWNIA - 53-030 Wrocław, ul. Przybyszki 4/19; tel./fax: 71-353 90 30 e-mail: techsan@op.pl
Nazwa obiektu:	BUDOWA KANALIZACJI SANITARNEJ GRAWITACYJNEJ I TŁOCZNEJ W GMINIE GRODKÓW - ETAP II - KOPICE-KOPICE-LEŚNICA (KANAL K1,K3-4,K3-4.1)	Nr zlecenia KOP.16.7013.A.2016.001
Tytuł rysunku:	PROJEKT ZAGOSPODAROWANIA TERENU	Skala 1:500
Inwestor:	GMINA GRODKÓW	Nr rys. 2
Stadium:	PROJEKT WYKONAWCZY ZAMIENNY	Podpis
Projektant:	mgr inż. Janusz Dynowski	Nr uprawnień 26/90/UW
Sprawdzający:	mgr inż. Helena Dziuk	Data 09.2016
		214/80/WBP

09.03.95

3/95/1214